
 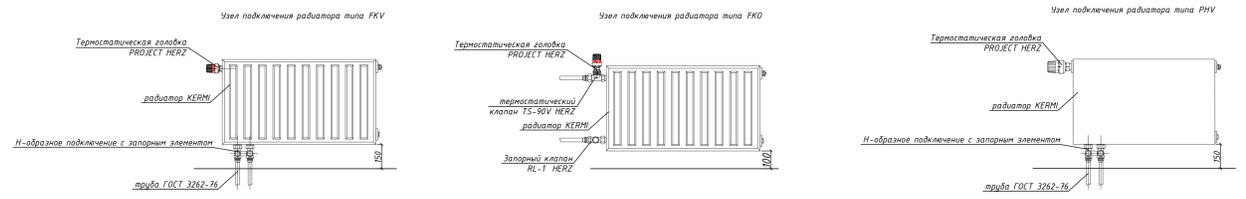


Этаж	Помещение	Объем	Температура	Мощность
201		61.23		
202	A A186 -1, 1	111.12		
203		12.45		
204		13.90		
205	A A186 -1, 1	100.13		
206		13.96		
207		12.85		
208	ESD	142.80	1	
209	A A	998.90	2	1273.44
210	A A	84.13		
211		40.86		
212	A A	6.14	4	
213		9.69		
214		9.59		
215		9.88		
216	A A	42.61	3	
217	A AA	140.14	3	
218	A A	51.45		
219	A A	28.10		
220	A A	25.60		
221	A A	26.10		



- Примечание:
1. Все отметки и привязки уточнить при монтаже по месту.
  2. Все горизонтальные трубопроводы проложить в пластиковых лотках фирмы ANGARA.
  3. Размер пластиковых лотков принять с учетом прокладки трубопроводов с изоляцией.
  4. Все магистральные трубопроводы проложить в изоляции K-FLEX ST, толщиной 32 мм.
  5. Отопительные приборы привязаны по оси.

40/1214-ГПР-0В1				
Ленинградская область, Всеволожский район, дер. Суаранда, 7 км. Колтушского шоссе.				
Изм.	Кол. изм.	Дата	Исполн.	Лист
Разработчик	Павловский	09.2020		3
Проектировщик	Лавинский	09.2020		3
И. комп.	Степанов	09.2020		3
План этажа на отм. +5.400				000 "ЭКОНОСТРОЙ"
Формат А0 Масштаб 1:50				